


M 1:50



— . — . — . — NOVÝ ROZVOD CHLADU (KAPALINA/PLYN)

SCHÉMA STAVBY

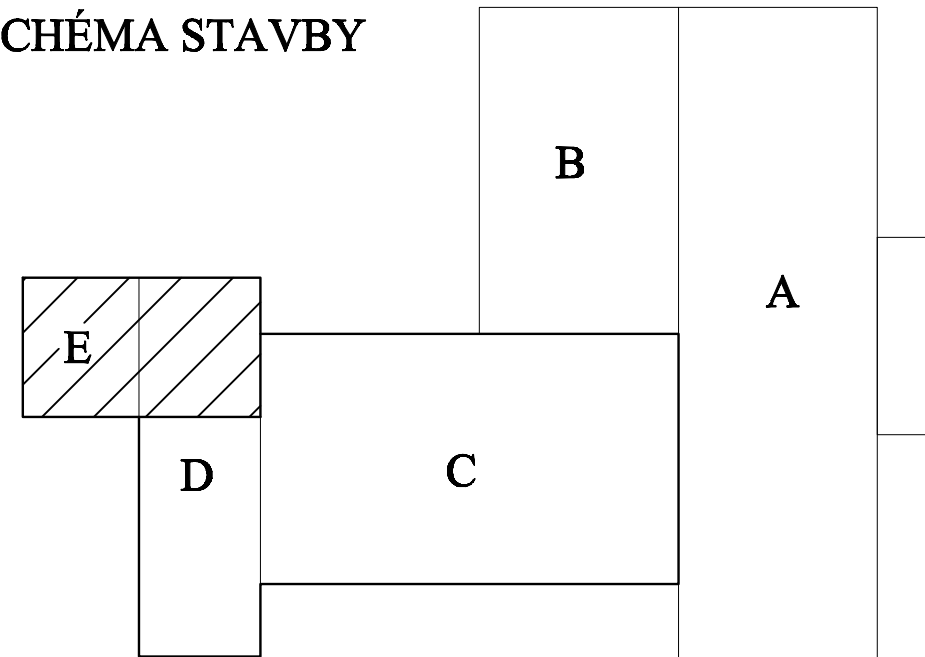

POTRUBÍ VEDENÉ V EXTERIERU BUDE OPATŘENO TEPELNOU IZOLACÍ TL. 100mm S OPLECHOVÁNÍM

ZODP. PROJEKTANT	VYPRACOVAL	KRESLIL	MAXXI – THERM s.r.o. projekce vytápění a vzduchotechniky Poděbradova 2738/16, 702 00 OSTRAVA 2 tel.: 596 913 265, 736 163 711 IČO: 277 77 685, DIČ: CZ27777685 e-mail: maxxitherm@seznam.cz
Ing.Michal Havlíček <i>Havlíček</i>	Ing.Michal Havlíček	Ing.Michaela Hudcová	
INVESTOR: MĚSTSKÝ ÚŘAD, NÁM. GEN. VÍCHERKA 2511, 735 41 PETŘÁLD			
AKCE: OPRAVA VZDUCHOTECHNIKY VE VELKÉM SÁLE KULTURNÍHO DOMU ul. Kulturní 26, Petřáld			DATUM: VIII/2019 ARCH.Č.: 94/19 POČ. A4: 3 MĚŘÍTKO: 1:50 STUPEŇ PD: DPS
ČÁST: D.1.4 TECHNIKA PROSTŘEDÍ STAVEB OBSAH: VZDUCHOTECHNIKA			VÝKR.Č.: D.1.4—B2
NÁZEV: PŮDORYS STŘECHY			