



NÁVRH

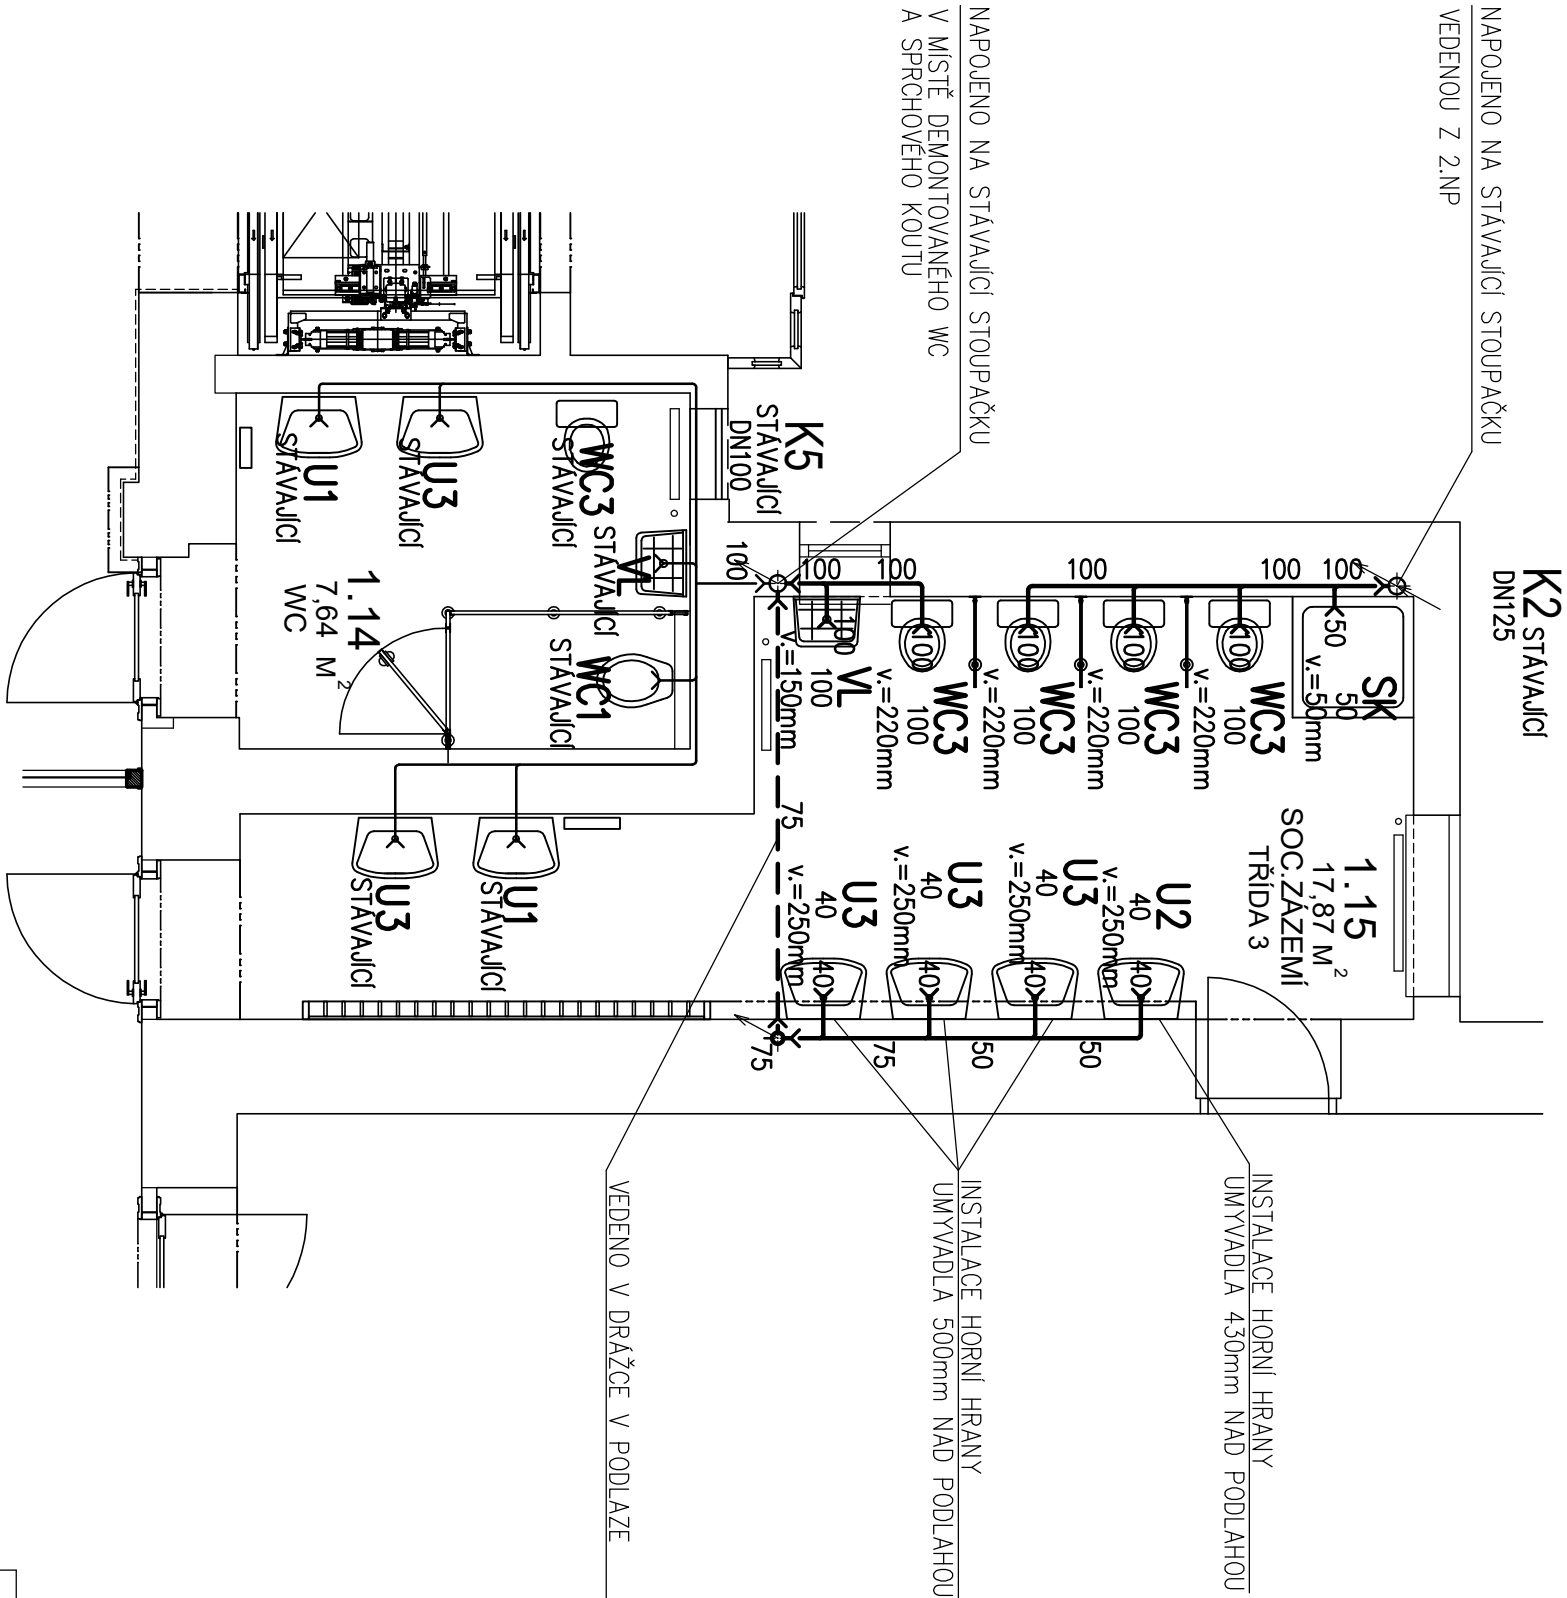

LEGENDA

- ROZVOD KANALIZACE PP-HT
- LEŽATÁ KANALIZACE PVC-KG
- U1 UMYVADLO PRO DOSPĚLÉ 500x410mm
- U2 UMYVADLO PRO NEJMENŠÍ DĚTI (2-leté) 500x370mm,
- U3 INSTALACE HORNÍ HRANY 430mm NAD PODLAHOU
- U3 UMYVADLO PRO OSTATNÍ DĚTI (3-6 let) 500x370mm,
- U3 INSTALACE HORNÍ HRANY 500mm NAD PODLAHOU
- U1 UMYVADLO INVALIDÉ
- WC1 KLOZET ZÁVĚSNÝ PRO DOSPĚLÉ
- WC3 KLOZET KOMBINAČNÍ – DĚTSKÝ PROGRAM
- WC1 KLOZET ZÁVĚSNÝ INVALIDÉ
- SK SPRCHOVÝ KOUT
- VL VÝLEVKA SE SPLACHOVAČEM
- D DŘEZ
- M MYČKA NÁDOBÍ
- ZU ZÁPACHOVÁ UZÁVĚRA

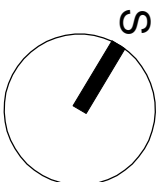

Projektant	ING. ROSTISLAV BABKA	Ing. Rostislav BABKA projektace voda – topení – plyn + kotlení – výměníky – zdroje tepla solární technika – tepelná čerpadla – energetické poradenství Poini 131/16, 735 42 Těřlčicko – Hradiště mobil: 603 906 233, e-mail: r.babka@seznam.cz
Zodp. projektant	ING. ROSTISLAV BABKA	
Objednatel	MĚSTO PETŘVALD, PSČ 735 41	
Stavba NAVÝŠENÍ KAPACITY MŠ ŠENOVSKÁ, PETŘVALD		
Objekt PETŘVALD U KARVINĚ 365, PETŘVALD		Por. číslo
Část D.1.4.1. – ZDRAVOTECHNIKA – KANALIZACE		
Obsah	PŮDORYS 1.NP	
		Měřítko 1:50
		D.1.4.1.b.03