



2.NP - Svítidla/Vypínače
Měřítko - 1:50

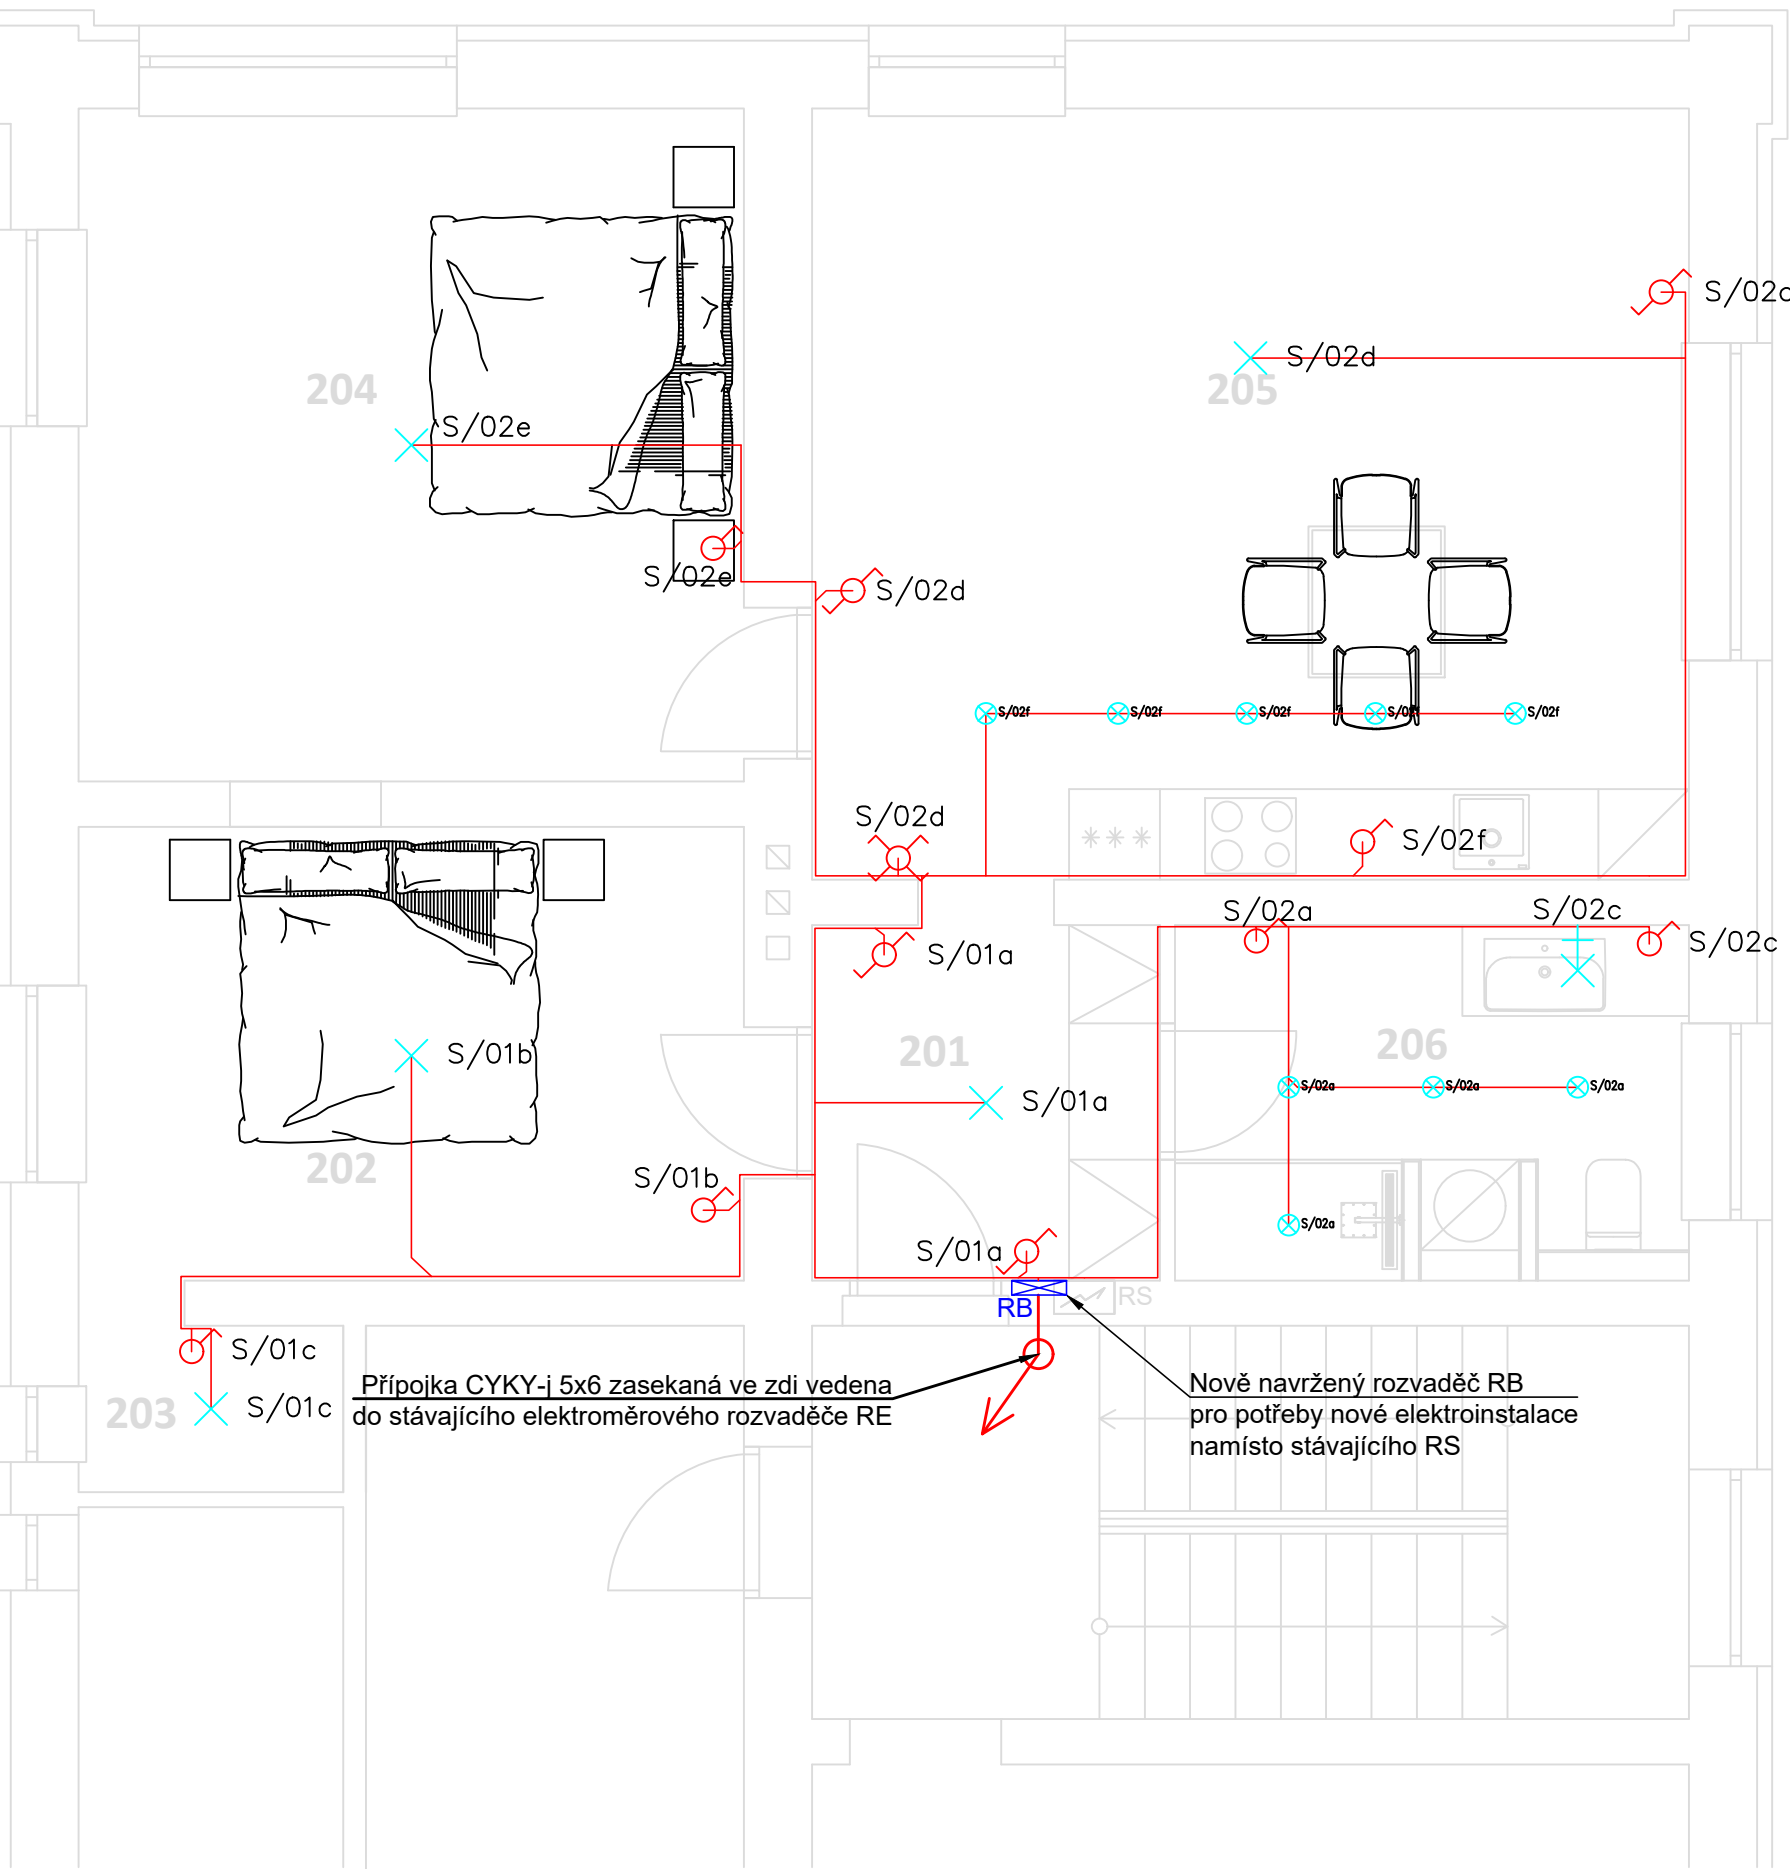

2.NP - Technologie
Měřítko - 1:50

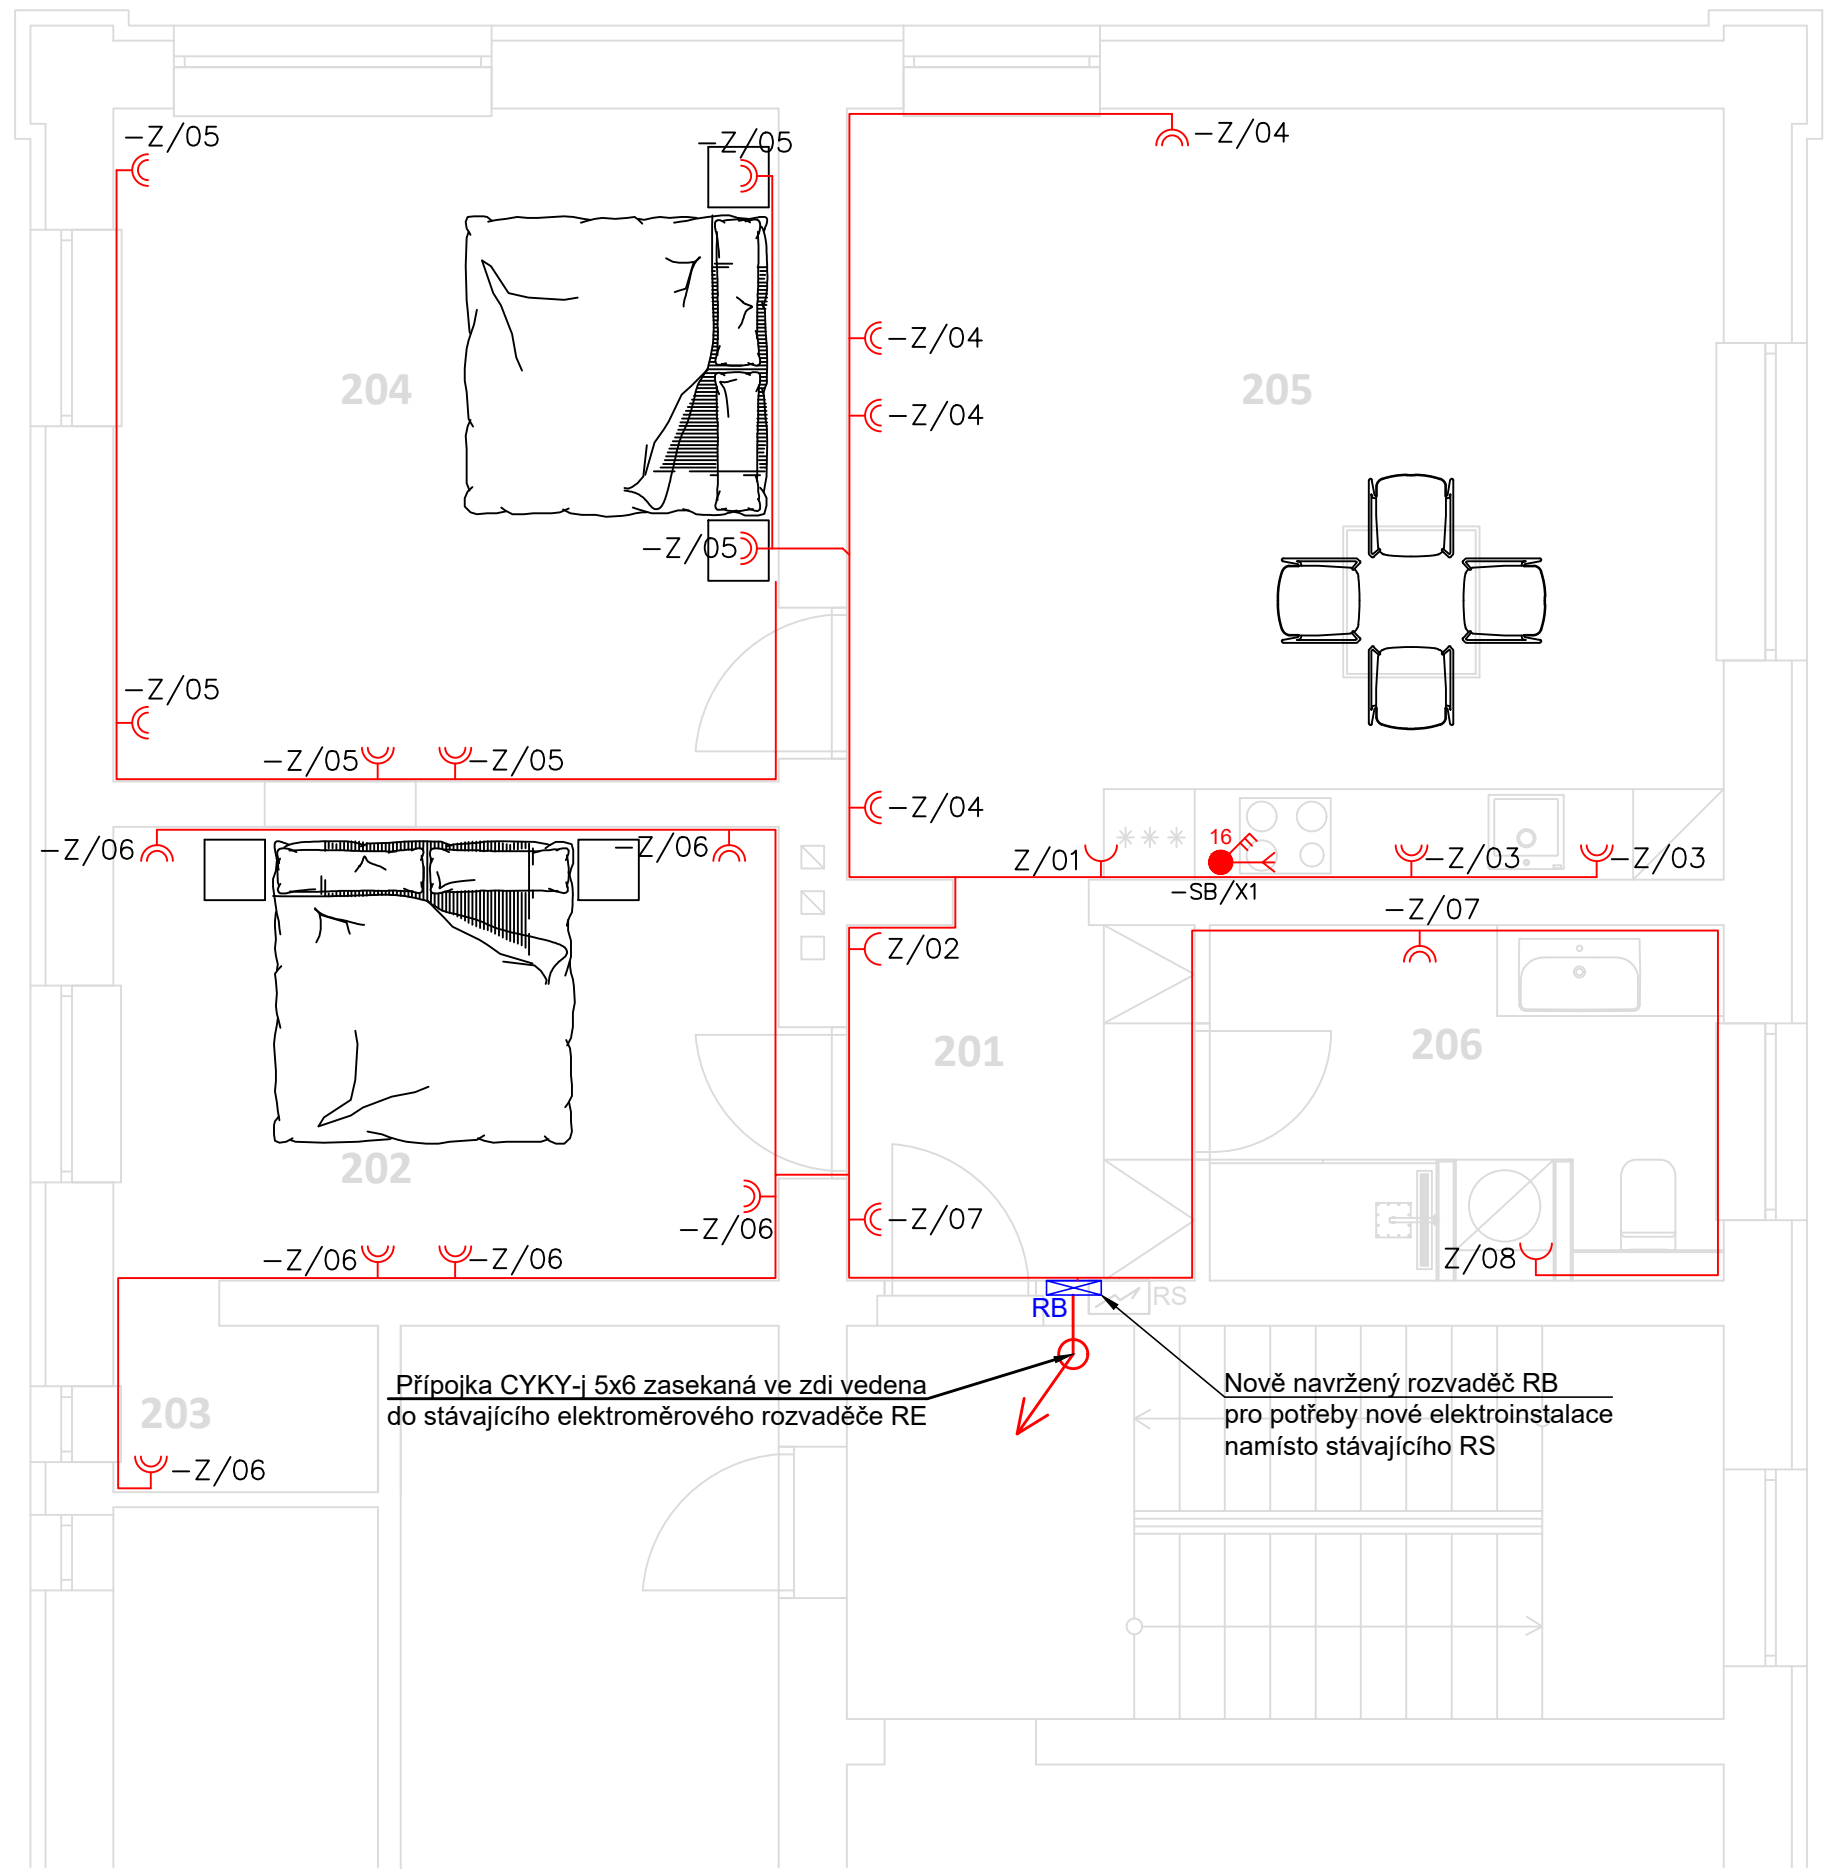

LEGENDA TECHNOLOGIÍ:

- SB/x VÝPÍNAČ 3f
- Z/xx ZÁSUVKA
- Z/xx ZÁSUVKA DVOJITÁ
- S/xx VYPÍNAČ ŘAZENÍ 1
- S/xx VYPÍNAČ ŘAZENÍ 5
- S/xx VYPÍNAČ ŘAZENÍ 6
- S/xx VYPÍNAČ ŘAZENÍ 7
- Z/xx KABELOVÝ VÝVOD 400V
- HLAVNÍ KABELOVÁ TRASA

LEGENDA SVÍTIDEL:

- S/xx SVÍTIDLO STROPNÍ ZAPUŠTĚNÉ
- S/xx SVÍTIDLO STROPNÍ
- S/xx SVÍTIDLO NÁSTĚNNÉ

LEGENDA MÍSTNOSTÍ-NOVÝ STAV BYT 2.1/ 2.NP

č.m		plocha (m2)	s.v. (m)	podlaha/ozn.	stěny	strop
201	Zádvěří	5,40	5,40			
202	Ložnice	13,25				
203	Šatna	2,01		PVC podlaha / P1	štuková omítka	
204	Pokoj	19,58				
205	Kuchyně, obýv.pokoj	29,58				
206	Koupelna, WC	7,99		keram. dlažba/ P2	keram. obklad	SDK
Užitná plocha		78 m2				

ROZVODNÁ SOUSTAVA:

Přípojka NN – 3/PEN AC 50Hz 230/400V/TN–C, ČSN 33 2000–1 ed.2. čl. 312.2.4.3.
RB – 3/N/PE AC 50Hz 230/400V/TN–C–S, ČSN 33 2000–1 ed.2. čl. 312.2.4.3.
ROZVODY – 3/N/PE AC 50Hz 230/400V/TN–S, ČSN 33 2000–1 ed.2. čl. 312.2.4.3.

OCHRANA PŘED NEBEZPEČNÝM DOTYKEM:

ZÁKLADNÍ OCHRANA (PŘED DOTYKEM ŽIVÝCH ČÁSTÍ): ČSN 33 2000–4–41 ed.2. čl. 411.2
OCHRANA PŘI PORUŠĚ (PŘED DOTYKEM NEŽIVÝCH ČÁSTÍ):
OCHRANA UZEMNĚNÍM, OCHRANNÉ POSPOJOVÁNÍ: ČSN 33 2000–4–41 ed.2 čl. 411.3.1.
AUTOMATICKÝM ODPOJENÍM OD ZDROJE : ČSN 33 2000–4–41 ed.2 čl. 413.3.2.
DOPLNKOVÁ OCHRANA PROUDOVÝM CHRÁNIČEM: ČSN 33 2000–4–41 ed.2 čl. 413.3.3.

VÝŠKA ZÁSUVK = STŘED 30cm / KROMĚ VYZNAČENÝCH
ZÁSUVKY V KUCHYŇSKÉ LINCE UMÍSTIT DLE PODKLADŮ DODAVATELE
INSTALAČNÍ VÝŠKA OVLADAČŮ NAD PODLAHOU: 1200 mm

NÁZEV STAVBY		Stavební a rozvojová s.r.o. Na buncáku 1018/1, Ostava – Slezská Ostrava 710 00 tel. 775 241 172 fax. 698 241 172 e-mail: rozvojova@seznam.cz	
STAVEBNÍ ÚPRAVY BYTU		K Muzeu 294, Petřvald u Karviné	
VEDOUcí PROJEKTU Ing. CIGÁNEK Vladimír	ZODPOVĚDNÝ PROJEKTANT Bc. BENEŠ Jakub	VYPRACOVAL Bc. BENEŠ Jakub	
OBJEDNATEL Město Petřvald, náměstí Gen. Vichěrka 2511, 73541 Petřvald			
STAVEBNÍ OBJEKT SO 01		STUPEŇ DPS	DATUM 19.11.2024
ČÁST D.1.2 Technologické řešení		FORMÁT A4 4x4	MĚŘÍTKO 1 : 50
NÁZEV VÝKRESU D.1.2.2.1 PŮDORYS 2.NP		ARCHIVNÍ ČÍSLO ČÍSLO ZAKÁZKY	ZMĚNA EL-01 00