
 


PUDORYS 1.NP

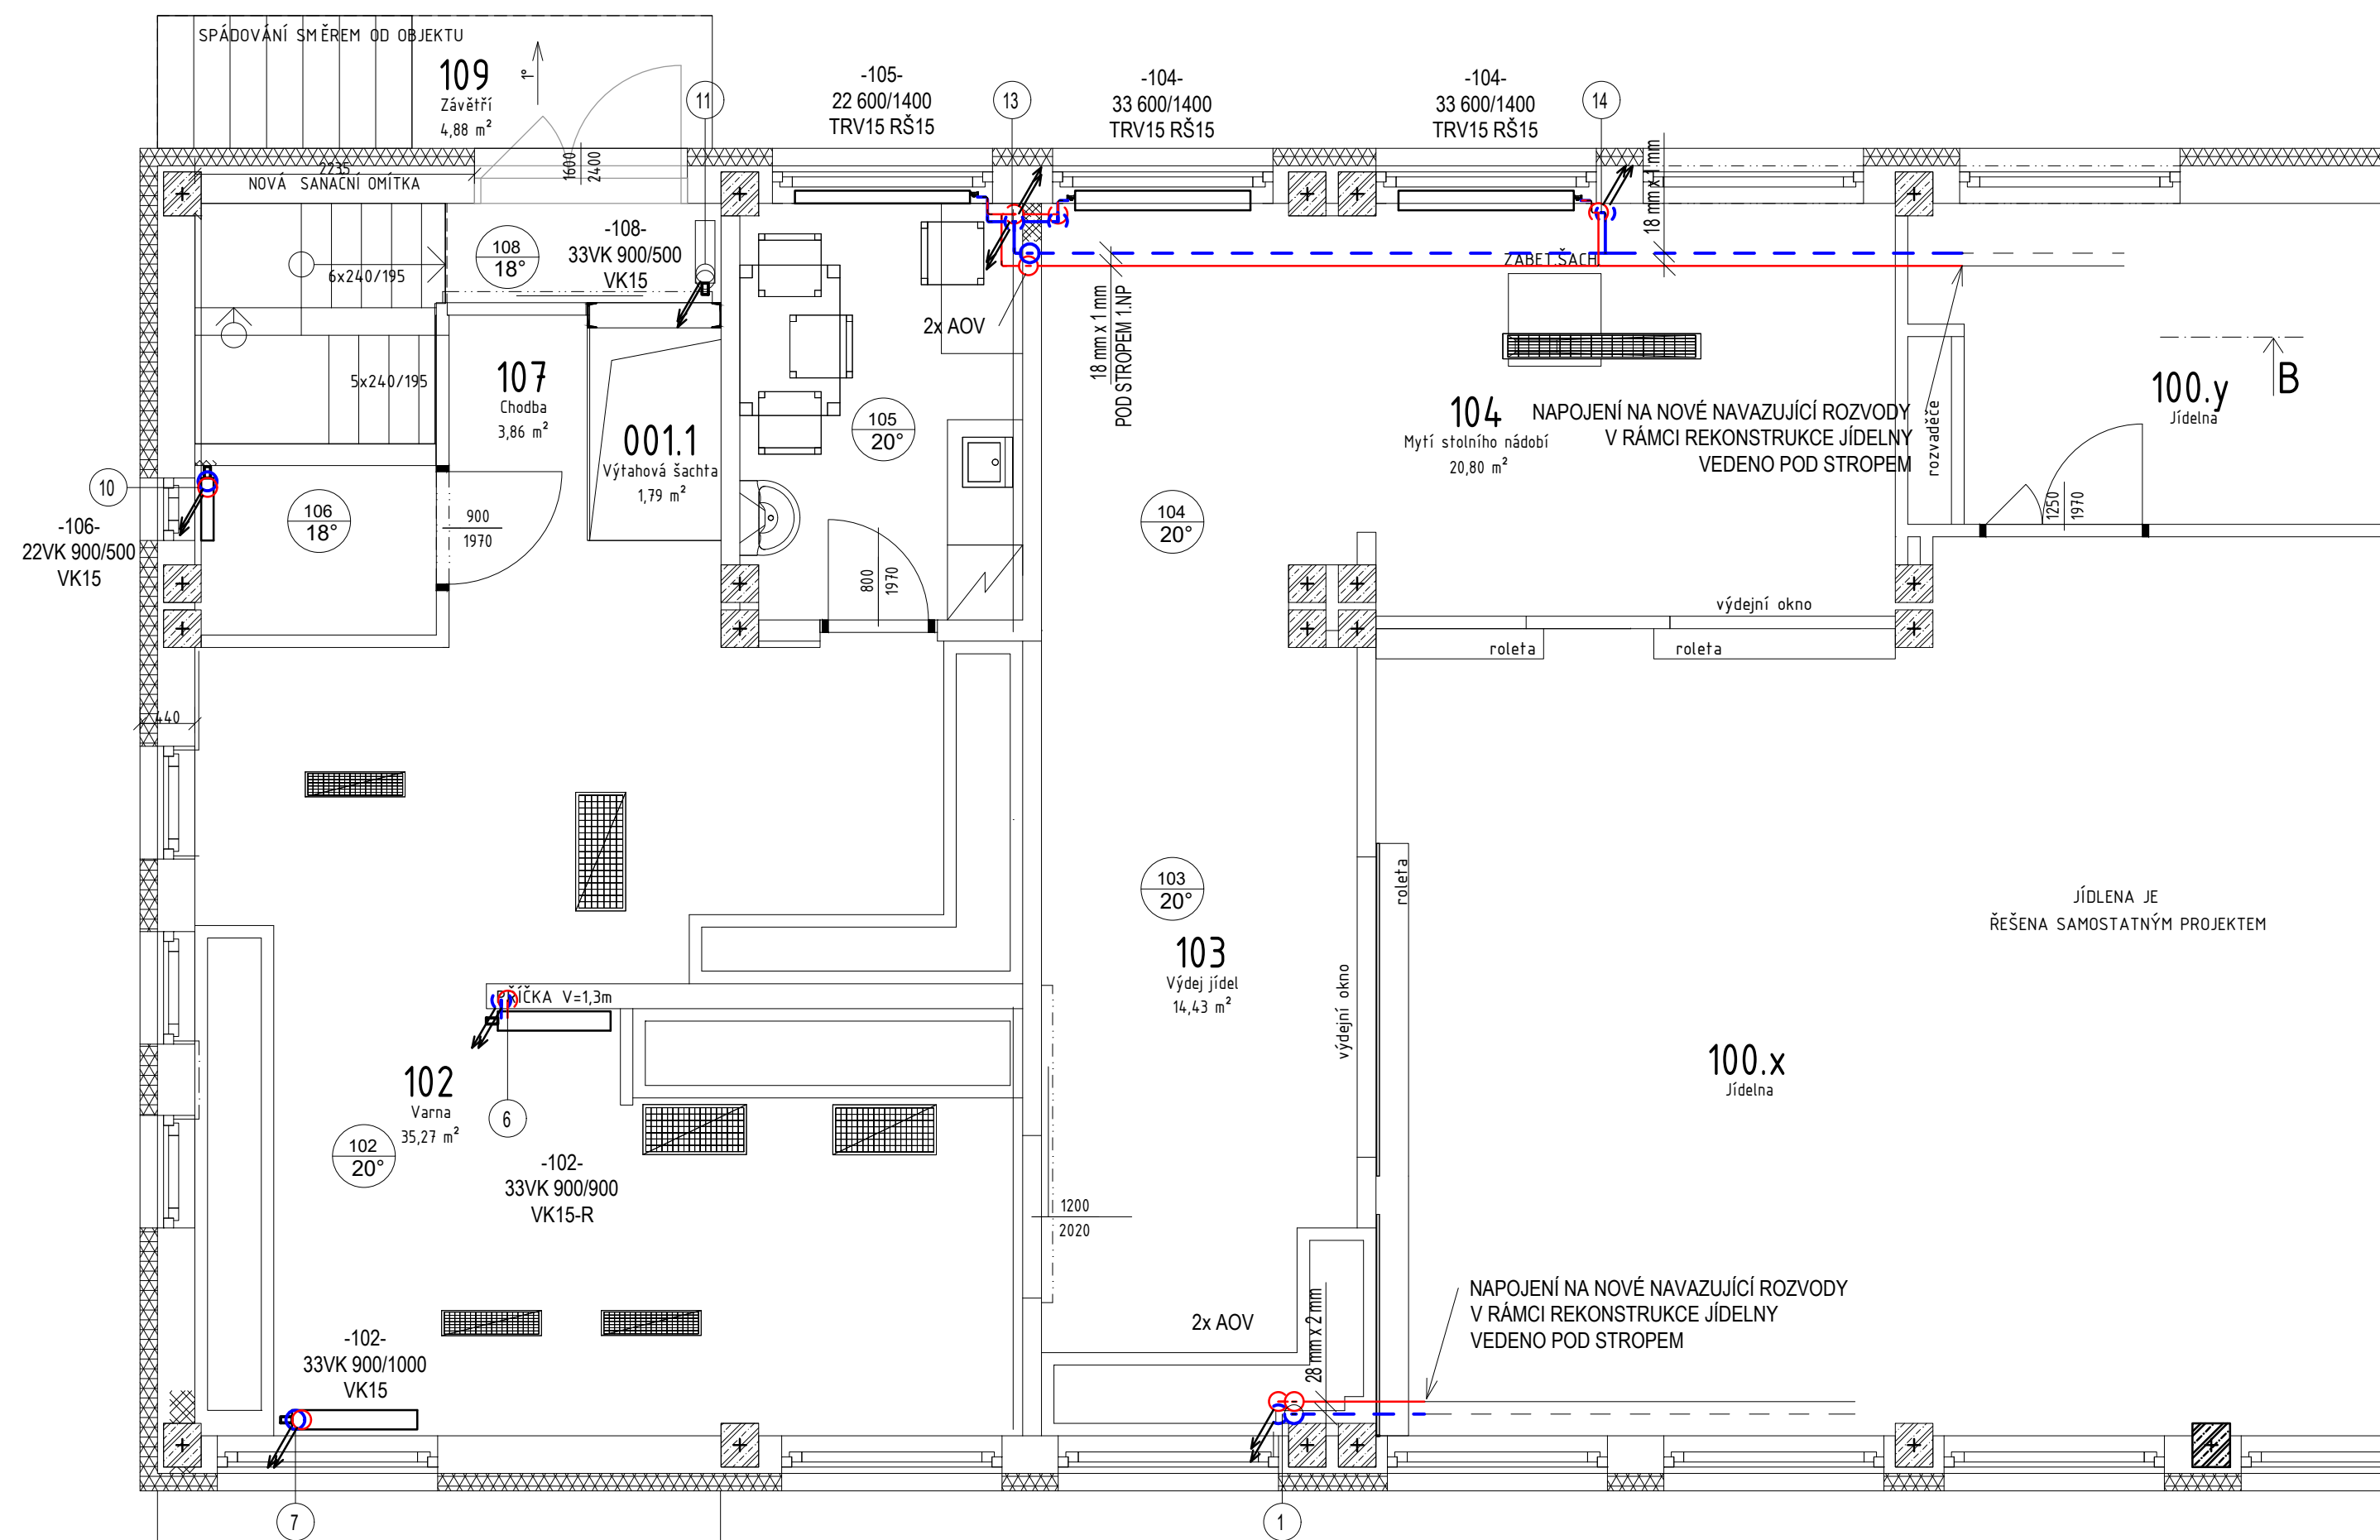

LEGENDA



AOV ... AUTOMATICKÝ ODVZDUŠŇOVACÍ VENTIL


POZNÁMKY

- NOVÉ POTRUBÍ ÚT PROVÉST Z MĚDĚNÝCH TRUBEK SPOJOVANÝCH LISOVACÍMI SPOJI S TĚSNIČÍMI KROUŽKY
- POTRUBÍ BUDE OPATŘENO TEPELNOU IZOLACÍ TLOUŠŤKY DLE VYHL. 193/2007 Sb.
- POTRUBÍ VEDENÉ VYTÁPĚNÝMI PROSTORY BUDOU BEZ TEPELNÉ IZOLACE

LEGENDA OTOPNÝCH TĚLES

DESKOVÁ OCELOVÁ OTOPNÁ TĚLESA

TRUBKOVÁ OTOPNÁ TĚLESA

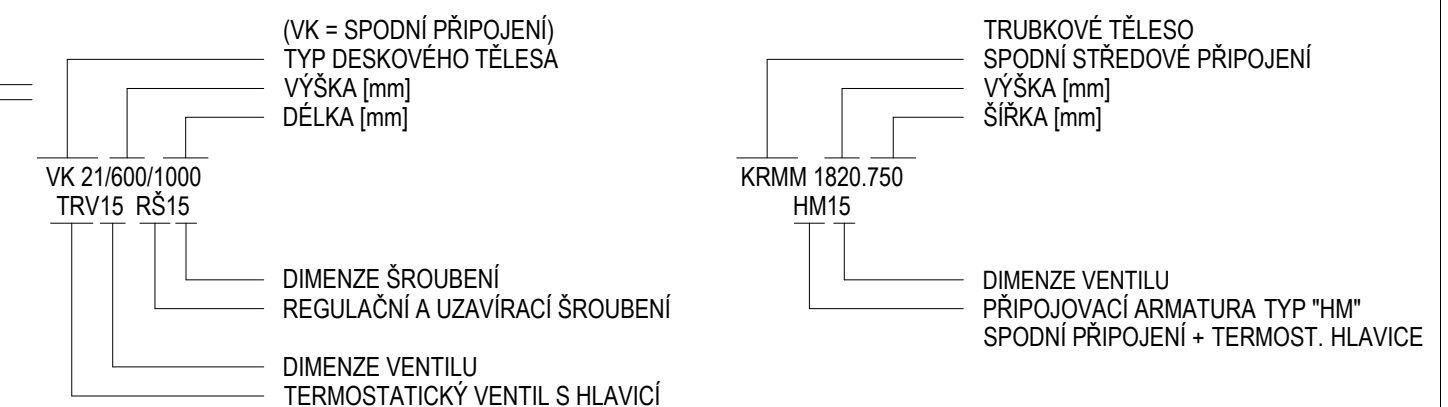

JÍDLENA JE
ŘEŠENA SAMOSTATNÝM PROJEKTEM

Změna							
	Popis změní	Datum	Vypracoval	Schválil	HIP		
<p>TENTO MATERIÁL JE DUŠEVNÍM VLASTNICTVÍM PROJEKT 2010, S.R.O., RUSKÁ 43, OSTRAVA-VÍTKOVICE OK 4391531, A PODLEHA OBCHODNÍMU TAJEMSTVÍ. VLASTNÍK SI VYHAZUJE S TÍMTO TAJEMSTVÍM NAKLÁDAT A JEHO VYUŽITÍ PODLEHA PÍSEMNÉMU SOUHLASU A STANOVENÍM PODMÍNEK TAKOVÉHO UŽITÍ.</p>							
Vypracoval:	Ing. Jakub Votoupal	Č. zakázky:	50 048	Měřítko: 1 : 50	<div> <div>PROJEKT</div> <div>2010</div> <div>Ruská 43, 70300 Ostrava</div> <div>Tel.: 596 693 720</div> <div>E-mail: projekt2010@projekt2010.cz</div> <div>www.projekt2010.cz</div> <div>    </div> </div>		
Schválil:	Ing. Jan Špunda	Stupeň:	DSP+DPS				
HIP:	Ing. Adéla Prchalová	F A4:	3				
Datum:	12/2023	Kótováno v:	mm				
Stavebník:	Městský úřad v Petřvaldě			<div>Seznam příloh: PRO-11138-D.1.4b a</div> <div>Č. výkresu:</div> <div>PRO-11138-D.1.4b-03a</div>			
Stavba:	Rekonstrukce kuchyní e ŽŠ Školní 246 vč. nutných úprav zázemí za účelem rozšíření kapacity						
Část:	D.1.4.b Vytápění						
Název:	PŮDORYS 1.NP			<div>Rev.</div> <div>1</div>			