



ODLUČOVAČ LEHKÝCH KAPALIN 30RCS

PŮDORYS

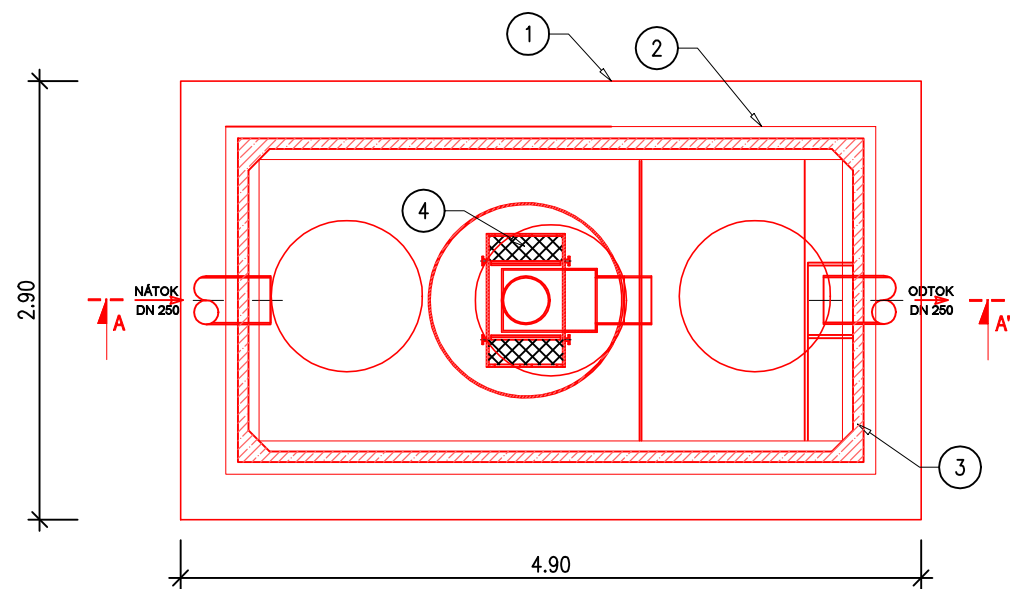

ŘEZ A - A'

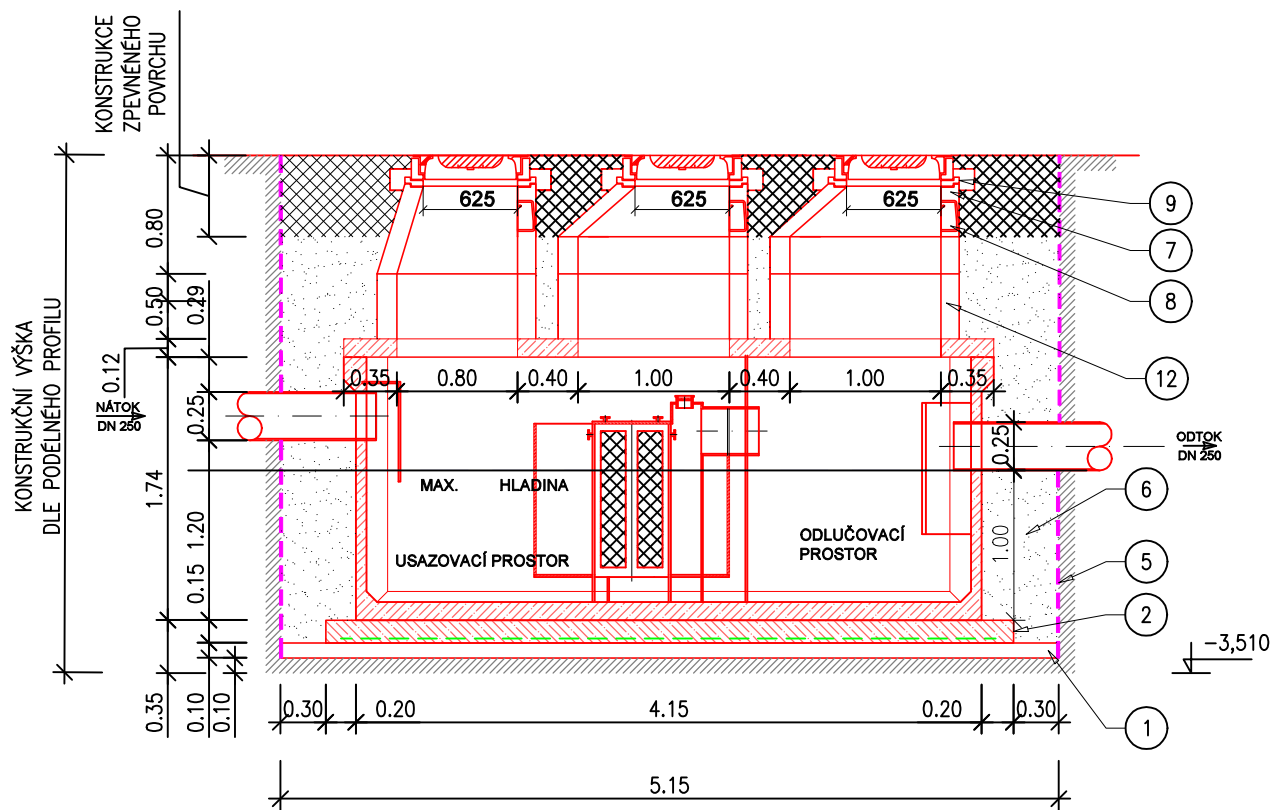

- ① ŠTĚRKOVÝ PODSYP

② ZÁKLADOVÁ DESKA

③ ŽELEZOBETONOVÁ KONSTRUKCE

④ KOALESCENČNÍ FILTR

⑤ PAŽENÍ

⑥ OBSYP ZEMINOU (VÝKOPKEM)

⑦ PŘECHODOVÁ SKRUŽ

⑧ KAPSOVÉ STUPADLO

⑨ VYROVNÁVACÍ PRSTENEC

⑩ ŠACHTOVÝ POKLOP BEGU

tl. 100 mm

tl. 150 mm, KARI SÍŤ (100x100x6), BETON C 25/30 XC2

SH-F 800/625x350 K

OPATŘENÉ ASFALTOVÝM NÁTĚREM

AR-V 625x40

V KOMUNIKACI: D 400 POKLOP TĚŽKÝ, RÁM BEGU-R-1 EN 124, DIN 19584-2 NEBO 3

V NEZPEVNĚNÝCH PLOCHÁCH: D125 POKLOP LEHKÝ, RÁM DIN 4271 B125 EN 124, VÍKO DIN 4271 B125 VŽDY S ODVĚTRÁNÍM

V ODŮVODNĚNÝCH PŘÍPADECH:

POKLOPY S ODVĚTRÁNÍM-TĚŽKÉ: BEGU B-1 D400 NEBO BEGU b-1-T D400

LEHKÉ: RÁM DIN 4271 B125 EN 124

VÍKO DIN 19596 B125
- ⑪ ZALÉVACÍ RYCHLE TUHNOUCÍ MALTA

⑫ ŠACHTOVÁ SKRUŽ

POZNÁMKY:

PŘI PROVÁDĚNÍ ODLUČOVAČE LEHKÝCH KAPALIN JE NUTNO VŽDY POSTUPOVAT PODLE TECHNOLOGICKÉHO PŘEDPISU STANOVENÉHO VÝROBCEM. VÝŠKOVÉ KÓTY BUDOU UPŘESNĚNY PŘI PROVÁDĚNÍ DLE TERÉNNÍCH ÚPRAV.

Tato PD používá ochrany dle zákona č. 121/2000 Sb. (autorský zák.). Tento dokument a návrh řešení na něm zobrazené jsou majetkem autora: PROJEKTSTUDIO. Dokument nesmí být - výjma zřejmého účelu, pro nějž byl pořízen - používán a poskytnut třetí osobě způsobem nerespektujícím ustanovení autorského zákona nebo dohodu klienta a architekta (autora).			GENERÁLNÍ PROJEKTANT (ZHOTOVITEL)	
ZODPOVĚDNÝ PROJEKTANT	MANAŽER PROJEKTU Ing. arch. DAVID KOTEK	PROJEKTANT Ing. & Ing. TOMÁŠ HRNČIAR	<div>PROJEKTSTUDIO[®]</div> <div>PROJEKTSTUDIO EUCZ, s.r.o. Opavská 6230/29A, 708 00 Ostrava tel./fax: 596 911 126 e-mail: info@projektstudio.cz IČ: 27787443</div> <div>www.PROJEKTSTUDIO.cz</div>	
	HLAVNÍ INŽENÝR PROJEKTU Ing. arch. ELIŠKA KALIŠKOVÁ	VYPRACOVAL Ing. & Ing. TOMÁŠ HRNČIAR		
	ZODPOVĚDNÝ PROJEKTANT Ing. IVA VYTÍSKOVÁ	KONTROLOVAL Ing. & Ing. TOMÁŠ HRNČIAR		
STAVEBNÍK (OBJEDNATEL) MĚSTO PETŘVALD, Náměstí Gen. Vicherka 2511, 735 41 Petřvald			ZPRACOVATEL ČÁSTI PD Ing. & Ing. Tomáš Hrnčiar Projektant vodohospodářských staveb IČO: 22294070 Tel.: +420 737 010 157 E-mail: tom.hrnciar@gmail.com	
MÍSTO STAVBY k.ú. Petřvald u Karviné, p.č. 40/13, 43/3, 44/2, 44/4, 44/5, 44/10, 44/14, 45/1, 45/2, 46/1, 46/2, 46/3, 46/4, 49, 50, 51, 6400/1.			DATUM 02 / 2026, rev.0	
NÁZEV STAVBY (DÍLO) REGENERACE VEŘEJNÉHO PROSTRANSTVÍ - ETAPA1			ZAKÁZKA č. PS 19 39	
STAVEBNÍ OBJEKT (SO) IO 301 - DEŠŤOVÁ KAN., RETENCE, OLK			FORMÁT 2 x A4	
			STUPEŇ PD PDPS PARÉ	
ČÁST DOKUMENTACE D. - Dokumentace objektů a technic. a techno. zařízení			MĚŘÍTKO 1:50	
DOKUMENT D.2.3.3 ODLUČOVAČ LEHKÝCH KAPALIN			ČÍSLO DOKUMENTU -	