


# PŮDORYS

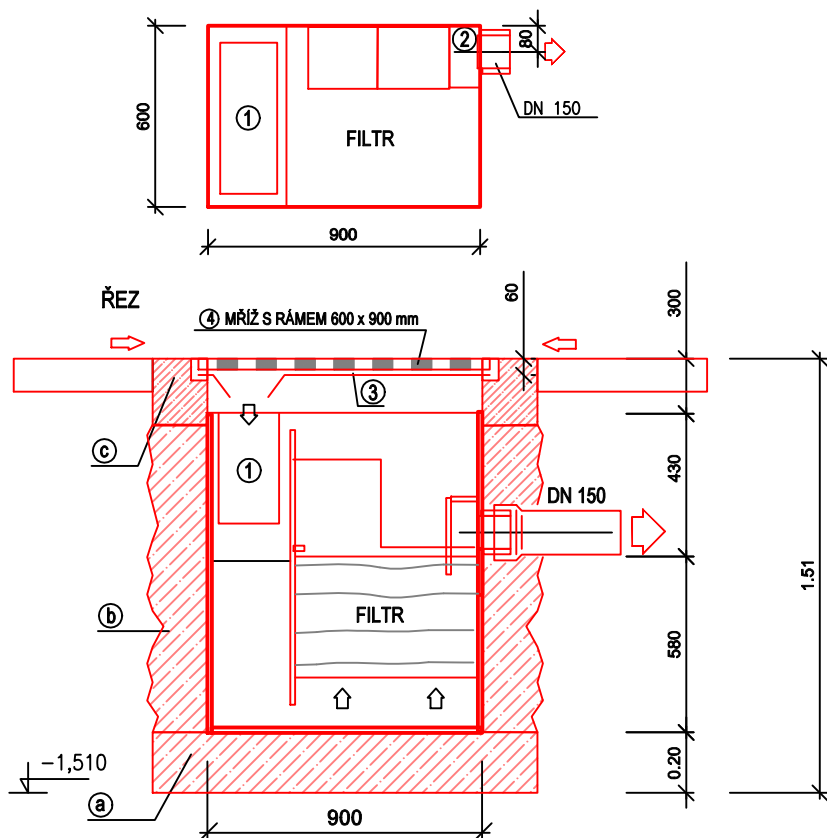

# LEGENDA

- ① KOŠ NA SEDIMENTY A PLOVOUCÍ NEČISTOTY
- ② ODTOKOVÁ KOMORA
- ③ USMĚRŇOVACÍ KRYT
- ④ MŘÍŽ S RÁMEM
- Ⓐ PODKLADNÍ BETON C 25/30 XC2 tl. min. 200 mm
- Ⓑ OBETONOVÁNÍ VPUSTI BETONEM C 25/30 XC2 tl. min. 200 mm
- Ⓒ NADBETONOVÁNÍ NEBO VYZDĚNÍ BETONOVÝMI TVAROVKAMI

Tato PD používá ochrany dle zákona č. 121/2000 Sb. (autorský zák.). Tento dokument a návrh řešení na něm zobrazené jsou majetkem autora PROJEKTSTUDIO. Dokument nesmí být - vyjma zřejmého účelu, pro nějž byl pořízen - používán a poskytnut třetí osobě způsobem nerespektujícím ustanovení autorského zákona nebo dohodu klienta a architekta (autora).

ZODPOVĚDNÝ PROJEKTANT	MANAŽER PROJEKTU Ing. arch. DAVID KOTEK	PROJEKTANT Ing. & Ing. TOMÁŠ HRNČIAR
	HLAVNÍ INŽENÝR PROJEKTU Ing. arch. ELIŠKA KALIŠKOVÁ	VYPRACOVAL Ing. & Ing. TOMÁŠ HRNČIAR
	ZODPOVĚDNÝ PROJEKTANT Ing. IVA VYTÍSKOVÁ	KONTROLOVAL Ing. & Ing. TOMÁŠ HRNČIAR

GENERÁLNÍ PROJEKTANT (ZHOTOVITEL)

**PROJEKTSTUDIO®**

PROJEKTSTUDIO EUCZ, s.r.o.  
Opavská 6230/29A, 708 00 Ostrava  
tel./fax: 596 911 126  
e-mail: info@projektstudio.cz  
IČ: 27787443

www.PROJEKTSTUDIO.cz

STAVEBNÍK (OBJEDNATEL)

MĚSTO PETŘVALD, Náměstí Gen. Vicherka 2511, 735 41 Petřvald

MÍSTO STAVBY k.ú. Petřvald u Karviné, p.č. 40/13, 43/3, 44/2, 44/4, 44/5, 44/10, 44/14, 45/1, 45/2, 46/1, 46/2, 46/3, 46/4, 49, 50, 51, 6400/1.

NÁZEV STAVBY (DÍLO)

**REGENERACE VEŘEJNÉHO PROSTRANSTVÍ - ETAPA1**

STAVEBNÍ OBJEKT (SO)

**IO 301 - DEŠŤOVÁ KAN., RETENCE, OLK**

ČÁST DOKUMENTACE

**D. - Dokumentace objektů a technic. a techno. zařízení**

DOKUMENT

**D.2.3.4 SORPČNÍ VPUŠŤ**

ZPRACOVATEL ČÁSTI PD

Ing. & Ing. Tomáš Hrnčiar  
Projektant vodohospodářských staveb

IČO: 22234870  
Tel.: +420 737 010 157  
E-mail: tom.hrnciar@gmail.com

DATUM 02 / 2026, rev.0

ZAKÁZKA č. PS 19 39

FORMÁT 1 x A4

STUPEŇ PD **PDPS** PARÉ

MĚŘÍTKO **1:25**

ČÍSLO DOKUMENTU -